




 EM01	n. 6		TIPO CARIBONI LIT FLOOD 2 4000K -asymmetrical LT-62 - 92W per utilizzo sotto soccorritore
 EM02	n. 3		TIPO CARIBONI LIT FLOOD 1 4000K -asymmetrical LT-62 - 92W per utilizzo sotto soccorritore
	n. 3		TIPO pittogramma per segnalazione exit

## COMUNE DI SARONNO

REGIONE LOMBARDIA

RIQUALIFICAZIONE PALAZZO VISCONTI  
Via Giuditta Pasta, 21047 Saronno (VA)

proprietà **Comune di Saronno**

committente **Comune di Saronno**

progettazione architettonica integrata e paesaggistica, direzione lavori e sicurezza

**AF517 ALFONSO FEMIA**  
ATELIER(S)

via Interiano 3/11 - 10134 Genova tel. 010.540995 fax 010.5702094  
via cadolini 32/46 - 20137 Milano tel. 02.54019701 fax 010.54115612  
55 rue des petites Acoules, 75010 Paris tel +331.42462894  
genova@atelierfemia.com www.atelierfemia.com


progettazione strutturale

**B&C Associati**  
via Valla 7/1 - 22100 Como tel (031) 271781  
info@bceclassociati.it www.bceclassociati.it

progettazione impiantistica

**FOR Engineering**  
piazza Carlo Felice 18 - 10123 Torino / piazza Velasca 5 - 20122 Milano  
tel +39 011 56 287102 info@for-arch.com

Progetto Esecutivo

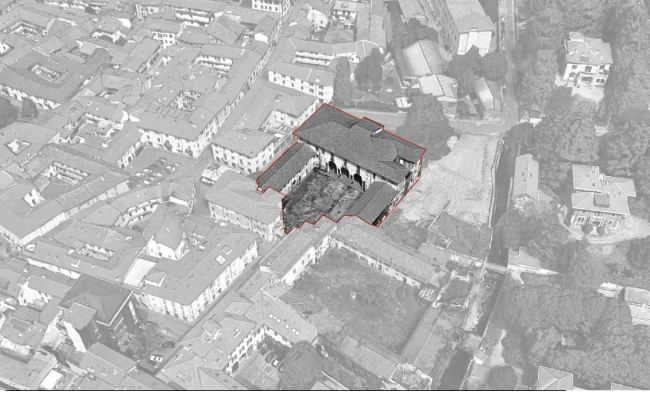

codice documento **leeTpnt005a**

scala **1:100**

oggetto **pianta piano terra - illuminazione emergenze**

tipo elaborato **progetto esecutivo architettonico**

data di consegna **05 settembre 2022**

percorso INCARICHI ATELIER01\_IN CORSOIO0\_1 S+1AA SRL INCARICHI MISPV Saronno  
Palazzo Visconti

commessa SPV				
rev.	data	redatto	verificato	approvato
a	05/09/22	sp	mc	sci/AF517
				oggetto revisione
				prima emissione