




PIANTA PIANO TERRA - DISTRIBUZIONE TUBAZIONI - Scala 1:100

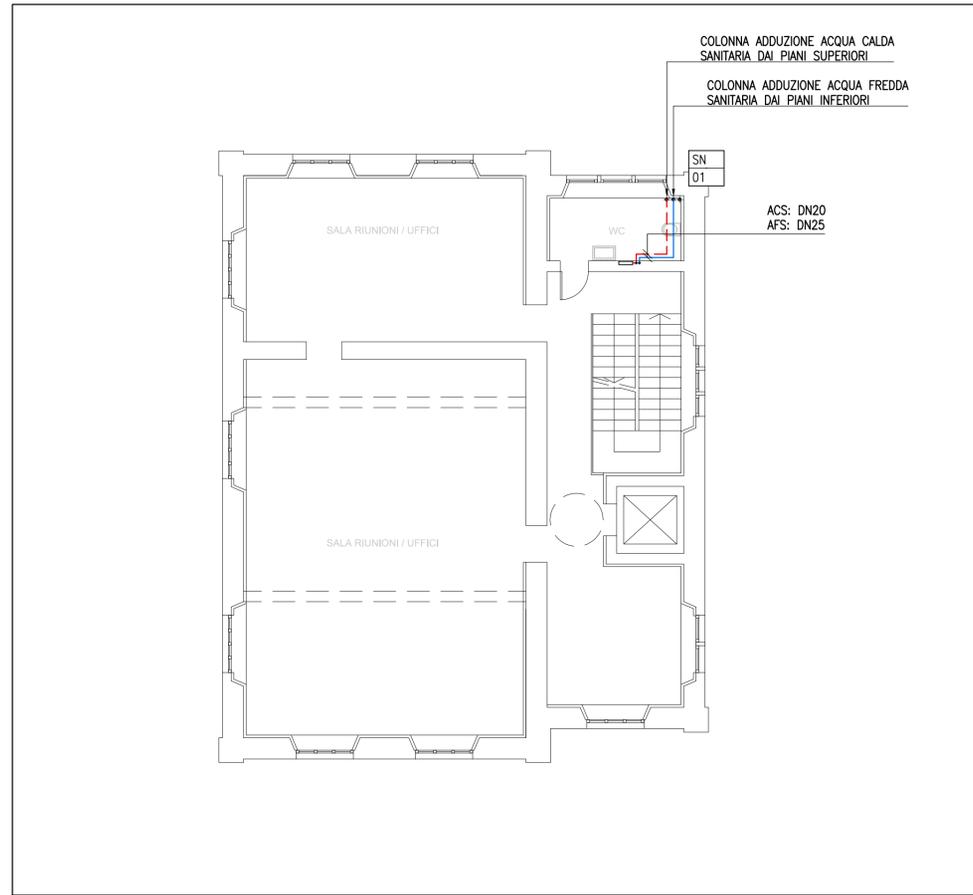

PIANTA PIANO PRIMO - DISTRIBUZIONE TUBAZIONI - Scala 1:100

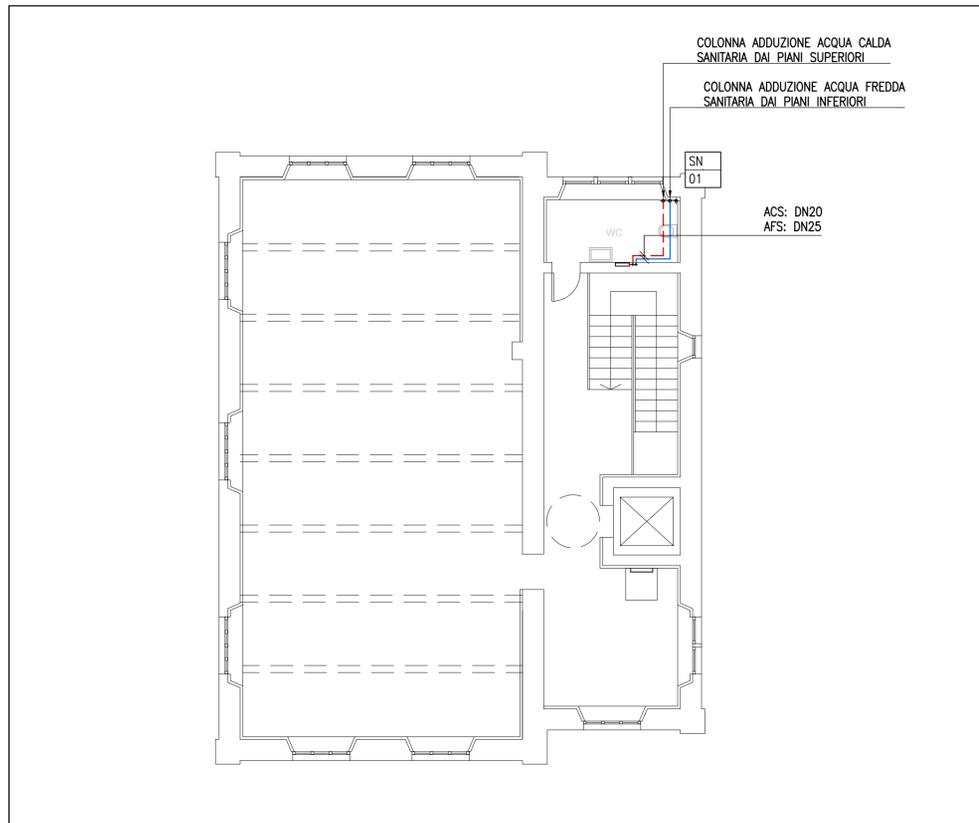

PIANTA PIANO SECONDO - DISTRIBUZIONE TUBAZIONI - Scala 1:100

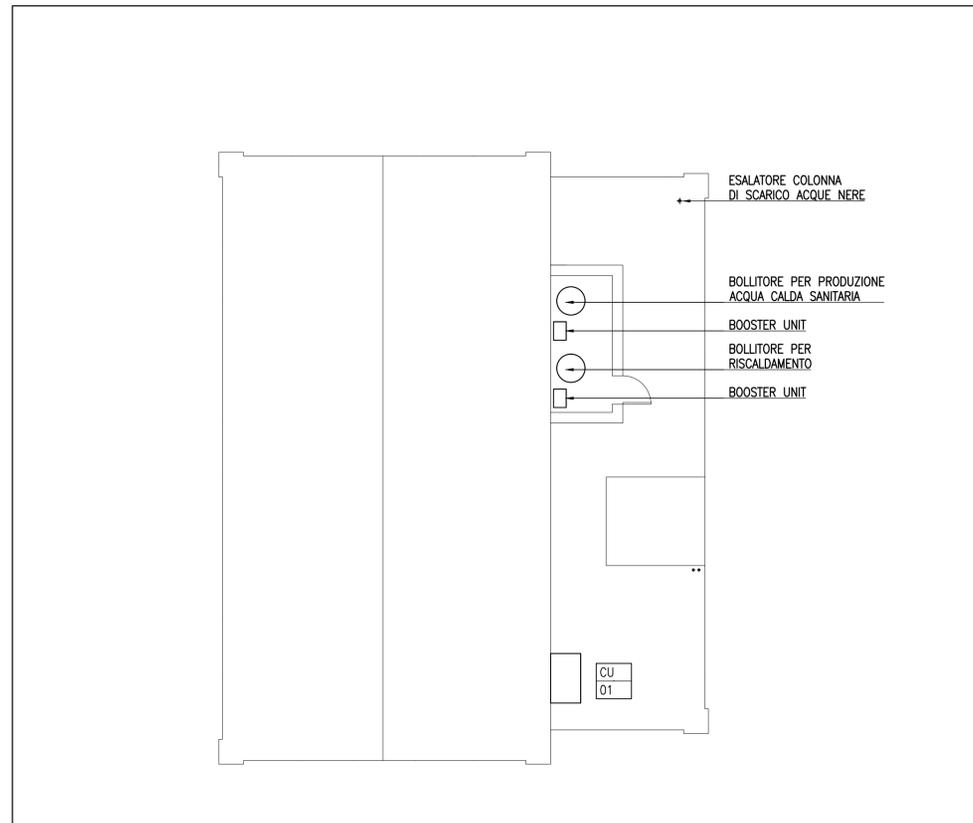

PIANTA PIANO COPERTURA - LOCALE TECNICO - Scala 1:100

LEGENDA - RETI IDRICHE	
ACS	TUBAZIONE DI ADDUZIONE ACQUA CALDA SANITARIA
AFS	TUBAZIONE DI ADDUZIONE ACQUA FREDDA SANITARIA
SN	TUBAZIONE DI SCARICO ACQUE NERE
SM	TUBAZIONE DI SCARICO ACQUE METEORICHE

LEGENDA - SIMBOLI	
PL XX	COLONNA MONTANTE DI SCARICO DELLE ACQUE METEORICHE XX= NUMERO PROGRESSIVO
SN XX	COLONNA MONTANTE DI SCARICO ACQUE NERE XX= IDENTIFICAZIONE TIPOLOGIA 01= Ø110
CU XX	UNITÀ MOTOCONDENSANTE A RECUPERO CALORE AD ESPANSIONE DIRETTA PER IMPIANTO SISTEMA VRF XX= IDENTIFICAZIONE TIPOLOGIA 01= POTENZA FRIGORIFERA NOMINALE 28 kW - POTENZA TERMICA NOMINALE 27 kW

CITTA' DI SARONNO
provincia di Varese

PIANO ATTUATIVO
"AREA EX-CANTONI"

<p>COMMITTENTE PROMOTORE</p> <p>dott.ssa Isabella Resta SARIN s.r.l. via Sassoferato 1 20135 Milano</p>	<p>N</p>			
<p>PROGETTO ARCHITETTONICO E URBANO</p> <p>Arch. Giancarlo Fioridi giancarlo.fioridi@onsitestudio.it</p> <p>Arch. Angelo Lunati angelo.lunati@onsitestudio.it</p>				
<p>PROGETTO DEL PARCO</p> <p>STUDIO GIORGETTA Architetti Paesaggisti</p> <p>Via Fior Chiani, 8 20121 Milano T: +39 02 86 32 88 - F: +39 02 99 98 78 53</p> <p>Arch. Franco Giorgetta fgarc@fastwebnet.it</p>				
<p>STUDIO DEL TRAFFICO E VIABILITA'</p> <p>TRM ENGINEERING SERVIZI INTEGRATI DI INGEGNERIA PER LA MOBILITA'</p> <p>Via della Birone, 30 20060 Monza (MB) T: +39 039 39 00 237 - F: +39 039 23 14 017</p> <p>Ing. Giovanni Vesica ufficio.tecnico@trmengineering.it</p>				
<p>PROGETTO OPERE DI URBANIZZAZIONE</p> <p>DEERNS ITALIA S.p.A.</p> <p>Via Guglielmo Silva, 36 20149 - Milano T: +39 02 36 16 78 88</p> <p>Ing. Giovanni Consonni giovanni.consonni@deerms.com</p>				
<p>PROGETTAZIONE STRUTTURALE</p> <p>MILAN INGEGNERIA</p> <p>Via Thaon di Revel 21, 20159 - Milano T: +39 02 36 79 88 90 - F: +39 02 36 79 88 92</p> <p>Ing. Maurizio Milan info@burmilan.com</p>				
<p>VERIFICA IDRO-GEOLOGICA</p> <p>CONSULENZE AMBIENTALI</p> <p>Via Aldo Moro 1 24020 Scanzonoscate (BG) T: +39 035 65 94 411 - F: +39 035 65 94 450</p> <p>Dott. Giuseppe Orsini giuseppe.orsini@consamb.it</p>				
<p>TAVOLA: DIP001</p> <p>FILE: 141103DIP001</p>				
<p>Nome ELABORATO: Centro anziani - Impianti idricosanitari Distribuzioni tubazioni</p>				
SCALA: 1:100	DATA: 03/12/2014	AGG. N.: 00	OGGETTO: Emissione per approvazione	DATA: 03/12/2014
QUOTA RIFERIMENTO: ± 0,00 - + 215,80	FORMATO TAVOLA: 841x594 - A1			
DISEGNATO: DI	CONTROLLATO: DI	APPROVATO: GC		